


# RZUT PARTERU

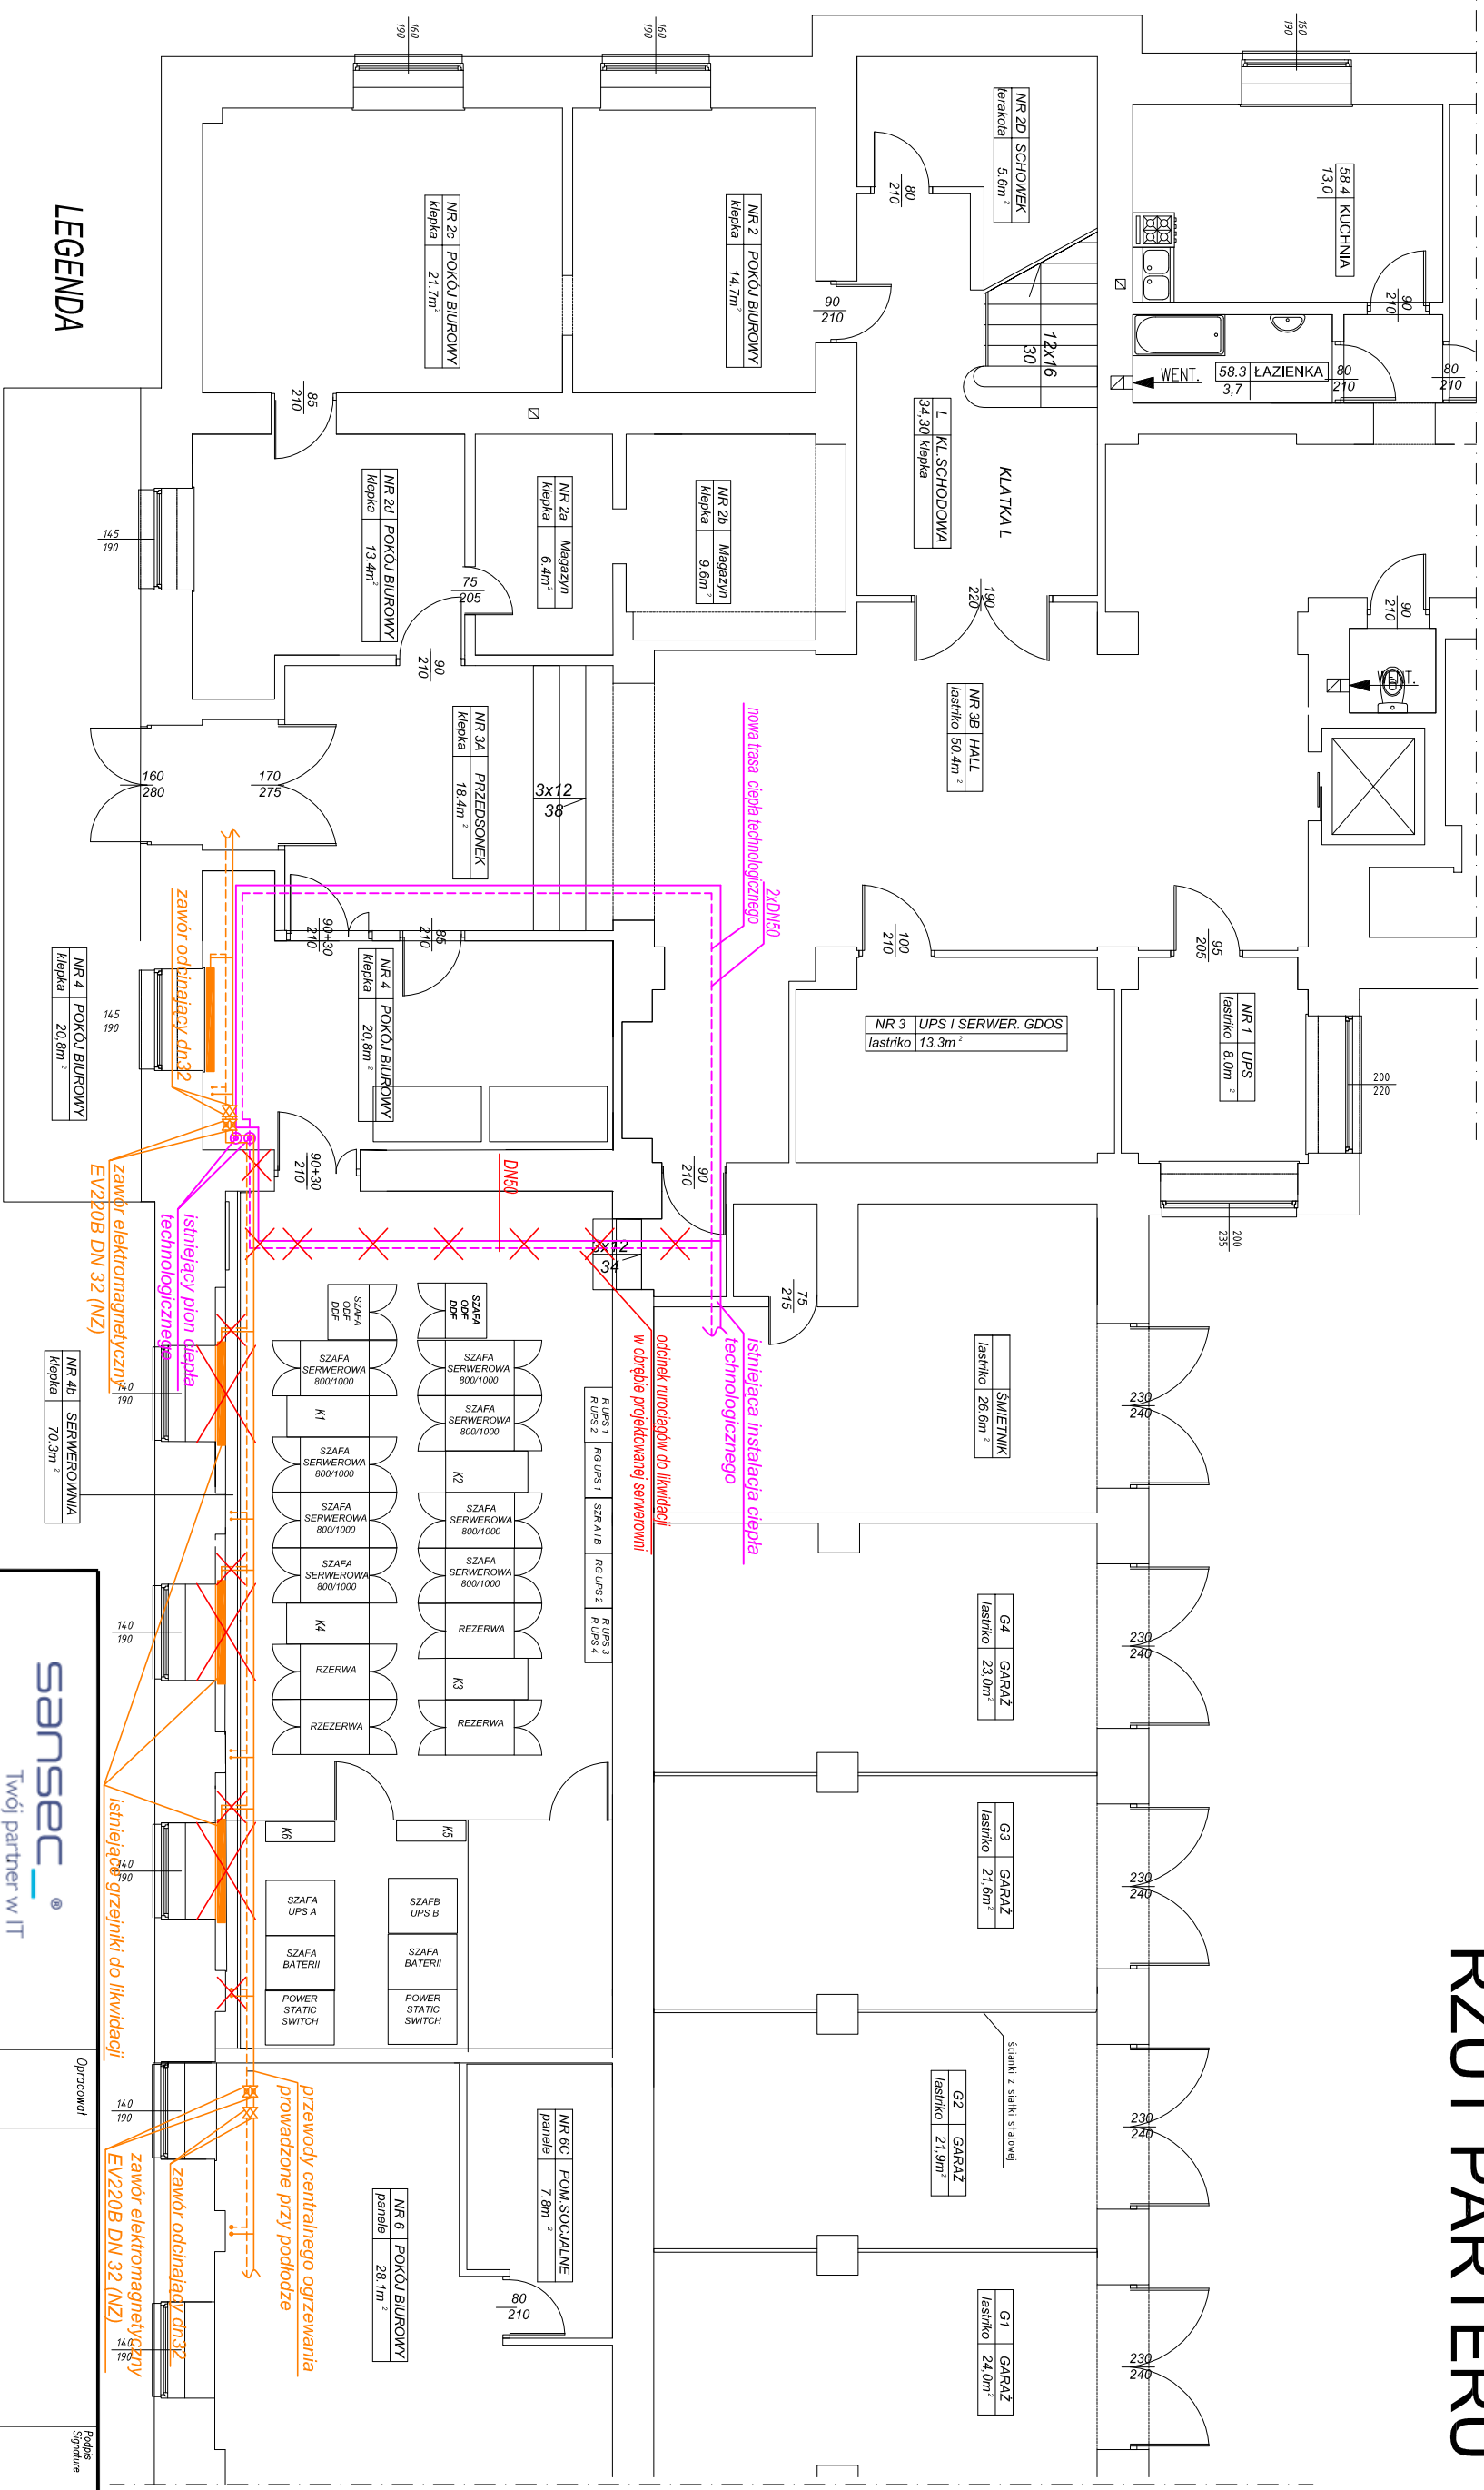

## LEGENDA


## instalacja ciepła technologicznego

## instalacja centralnego ogrzewania

istniejący grzejnik płytowy

istniejący grzejnik płytowy do likwidacji

istniejące orurowanie do likwidacji

 Twój partner w IT		Opisoczwol		Podpis Signature	
SANSEC Poland S.A 00-493 Warszawa ul. Prusa 2		Projektowol		Podpis Signature	
		MAZ/0470/P00S/10			
		Kotlarzyna Matyja MAZ/0421/P00S/09		Podpis Signature	
Opisokzwol Location ADAPTACJI POMIENEN NA POTRZEBY SEFWEROWNI TELEINFORMATYCZNEJ MINISTERSTWA SRODOWISKA W WARSZAWIE		Investor Ministerstwo Środowiska Wawelska 52/54, 00-922 Warszawa			
Forma PROJEKT BUDOWLANO WYKONAWCZY		Branzo SANITARNA			
Tytuł RZUT PARTERU – INSTALACJA C.O. (USUNIĘCIE KOLIZJI)					
Skala Scale 1:100		Rev Rev rev II.1		Data Date 10.09.2017	
Nr 012/17-BPTC				Pysunek Drawing PBW-SAN-01	