

RZUT PARTERU

sansec[®]
Twój partner w IT

SANSEC Poland S.A
00-493 Warszawa ul. Prusa 2


<i>Opracował</i>		<i>Podpis Signature</i>
<i>Projektował</i>	Sylvia Paszkiewicz MAZ/0470/POOS/10	<i>Podpis Signature</i>
<i>Sprawdził</i>	Katarzyna Matyja MAZ/0421/POOS/09	<i>Podpis Signature</i>

<p>Objekt Location</p> <p>WIELOBRANŻOWA DOKUMENTACJA PROJEKTOWA ADAPTACJI POMIĘCZEN NA POTRZEBY SERWEROWNI TELEINFORMATYCZNEJ MINISTERSTWA ŚRODOWISKA W WARSZAWIE</p>	<p>Inwestor Investor</p> <p>Ministerstwo Środowiska Wawelska 52/54, 00-922 Warszawa</p>
--	--


Forma	PROJEKT BUDOWLANO WYKONAWCZY	Branża	SANITARNA
-------	------------------------------	--------	-----------

Tytuł Title	RZUT PARTERU – INSTALACJA KLIMATYZACJI I SKROPLIN
----------------	---

Skala Scale 1:100	No Nr 012/17-BPTC	Rev Rw rev II.1	Data Date 10.09.2017	Rysunek Drawing PBW-SAN-01
-------------------------	-------------------------	-----------------------	----------------------------	----------------------------------

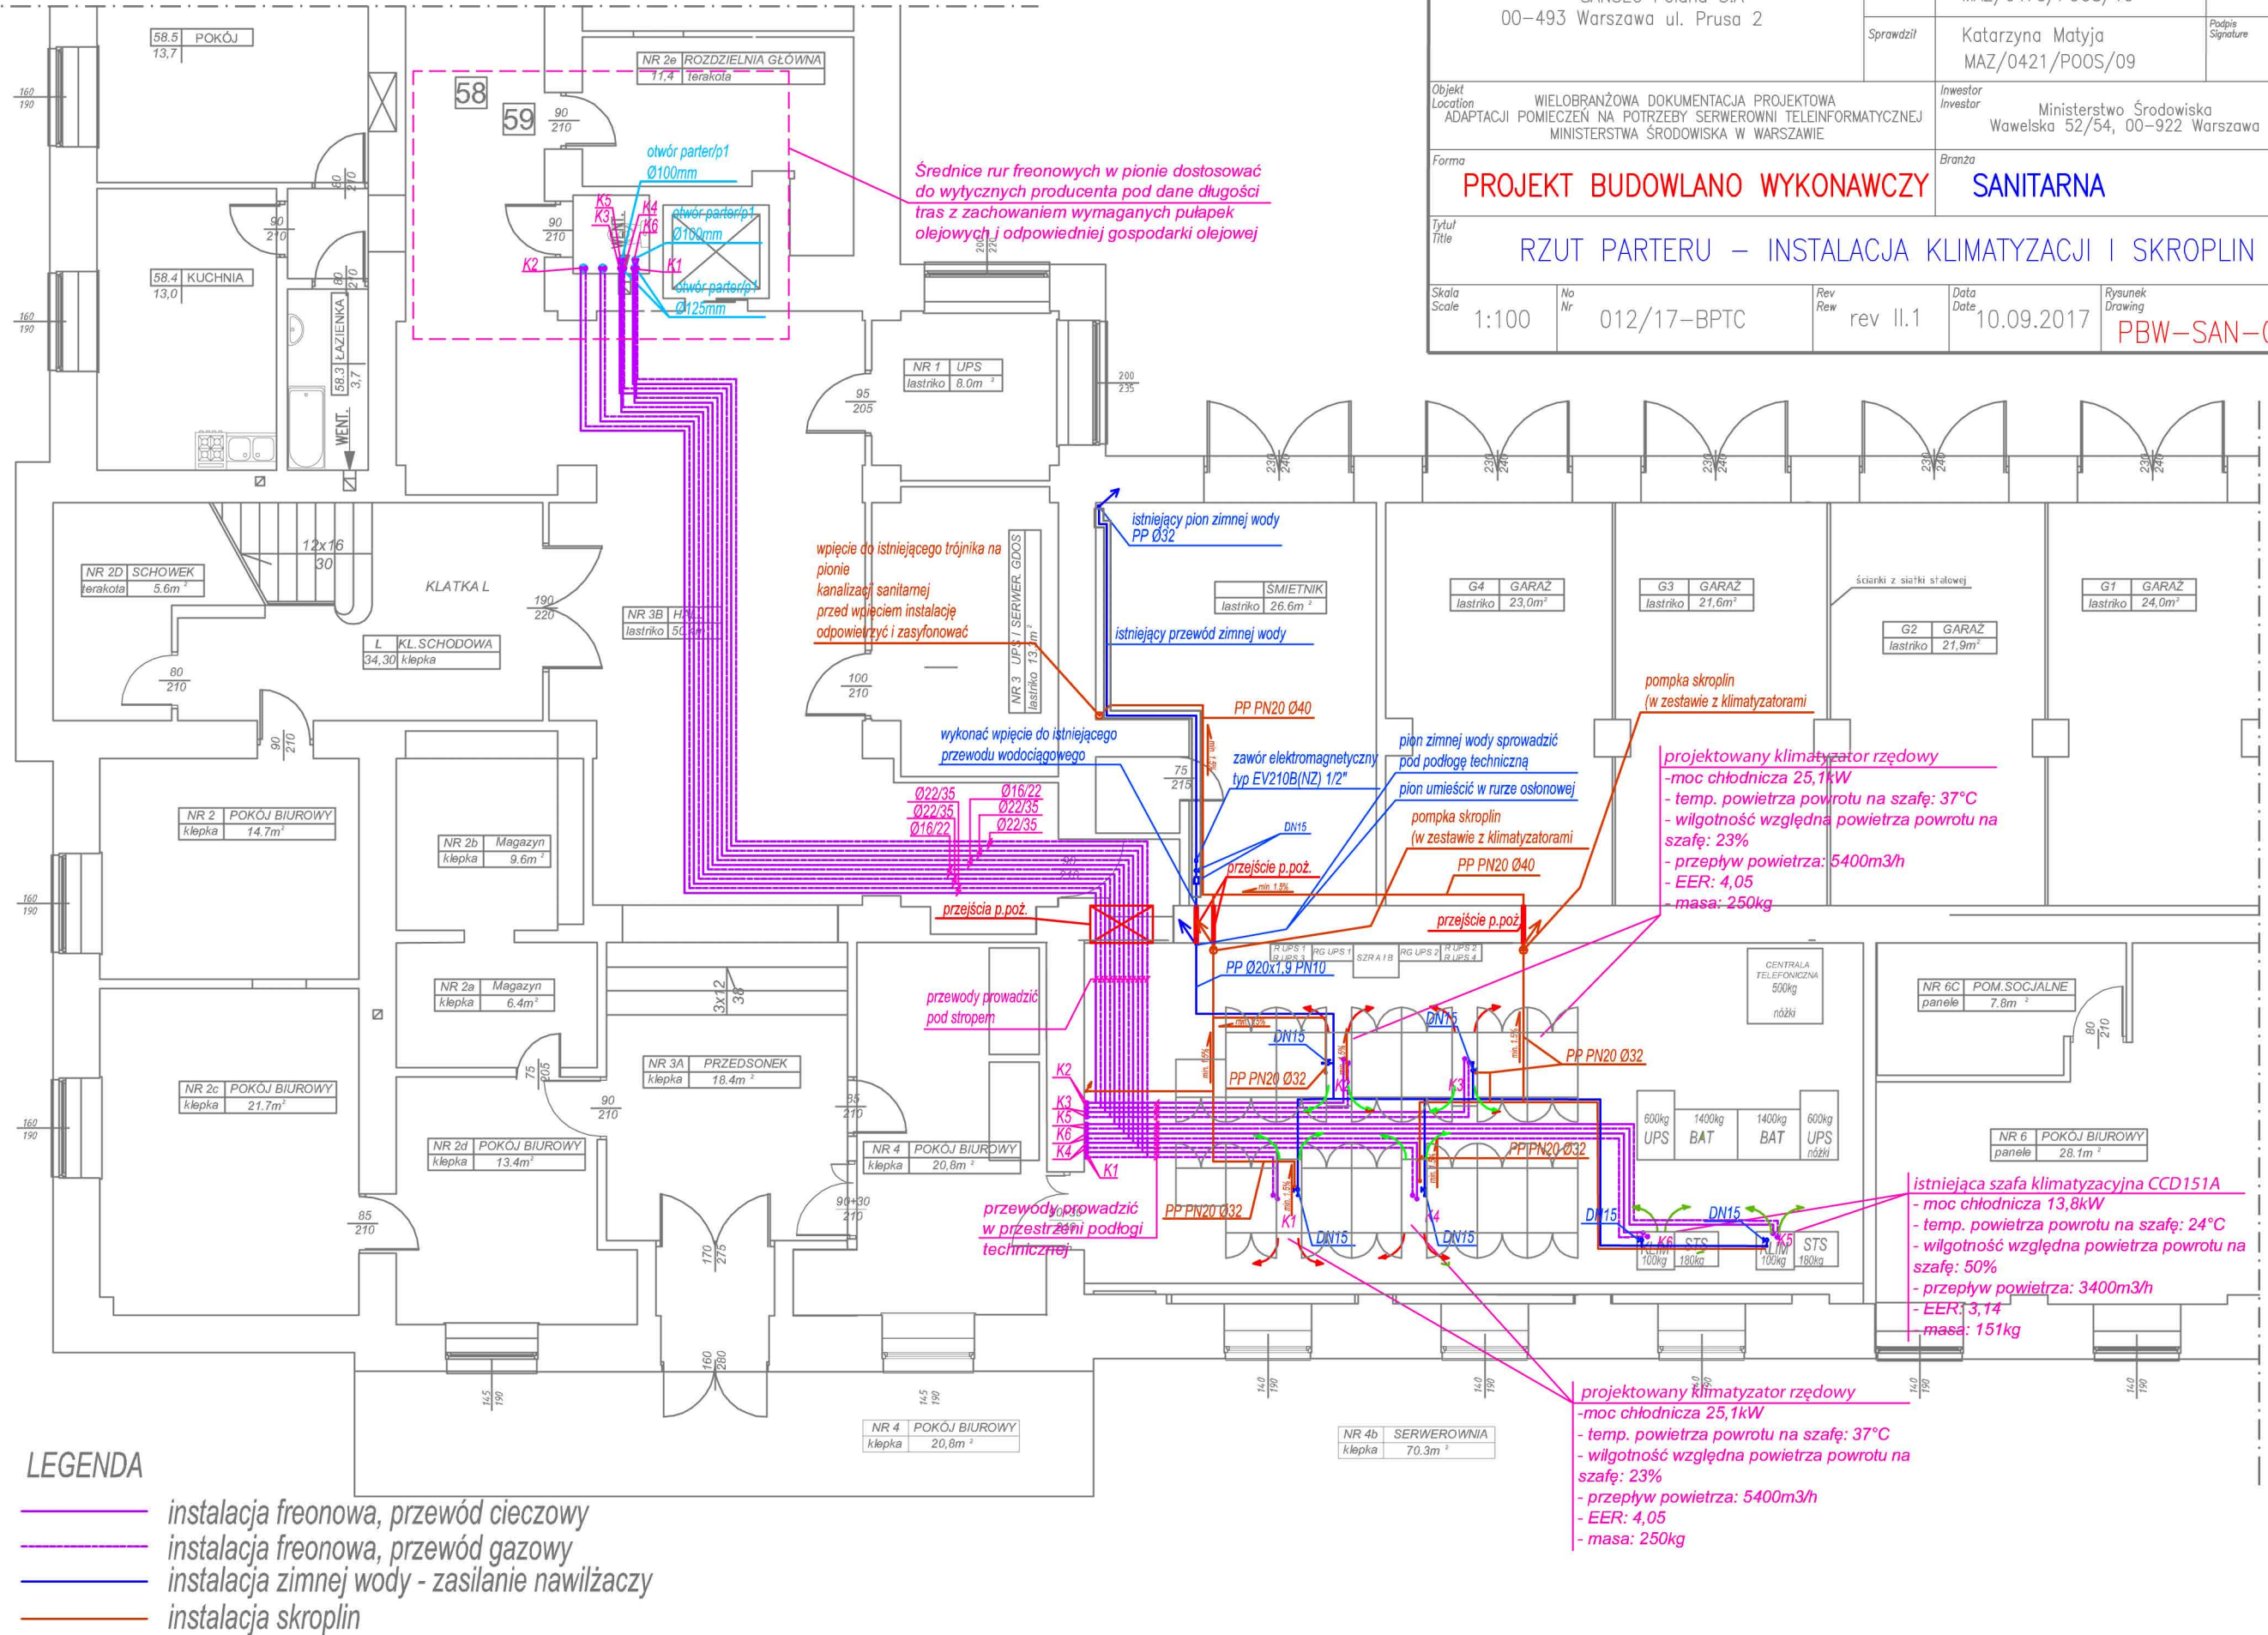

LEGENDA

- instalacja freonowa, przewód cieczowy
- instalacja freonowa, przewód gazowy
- instalacja zimnej wody - zasilanie nawilżaczy
-  instalacja skroplin